


Nagrzewnica wodna centrali wentylacyjnej  
 typu VS-55-R-H/SS firmy VTS CLIMA  
 Parametry:  
 Q = 82,1kW  
 80/60°C

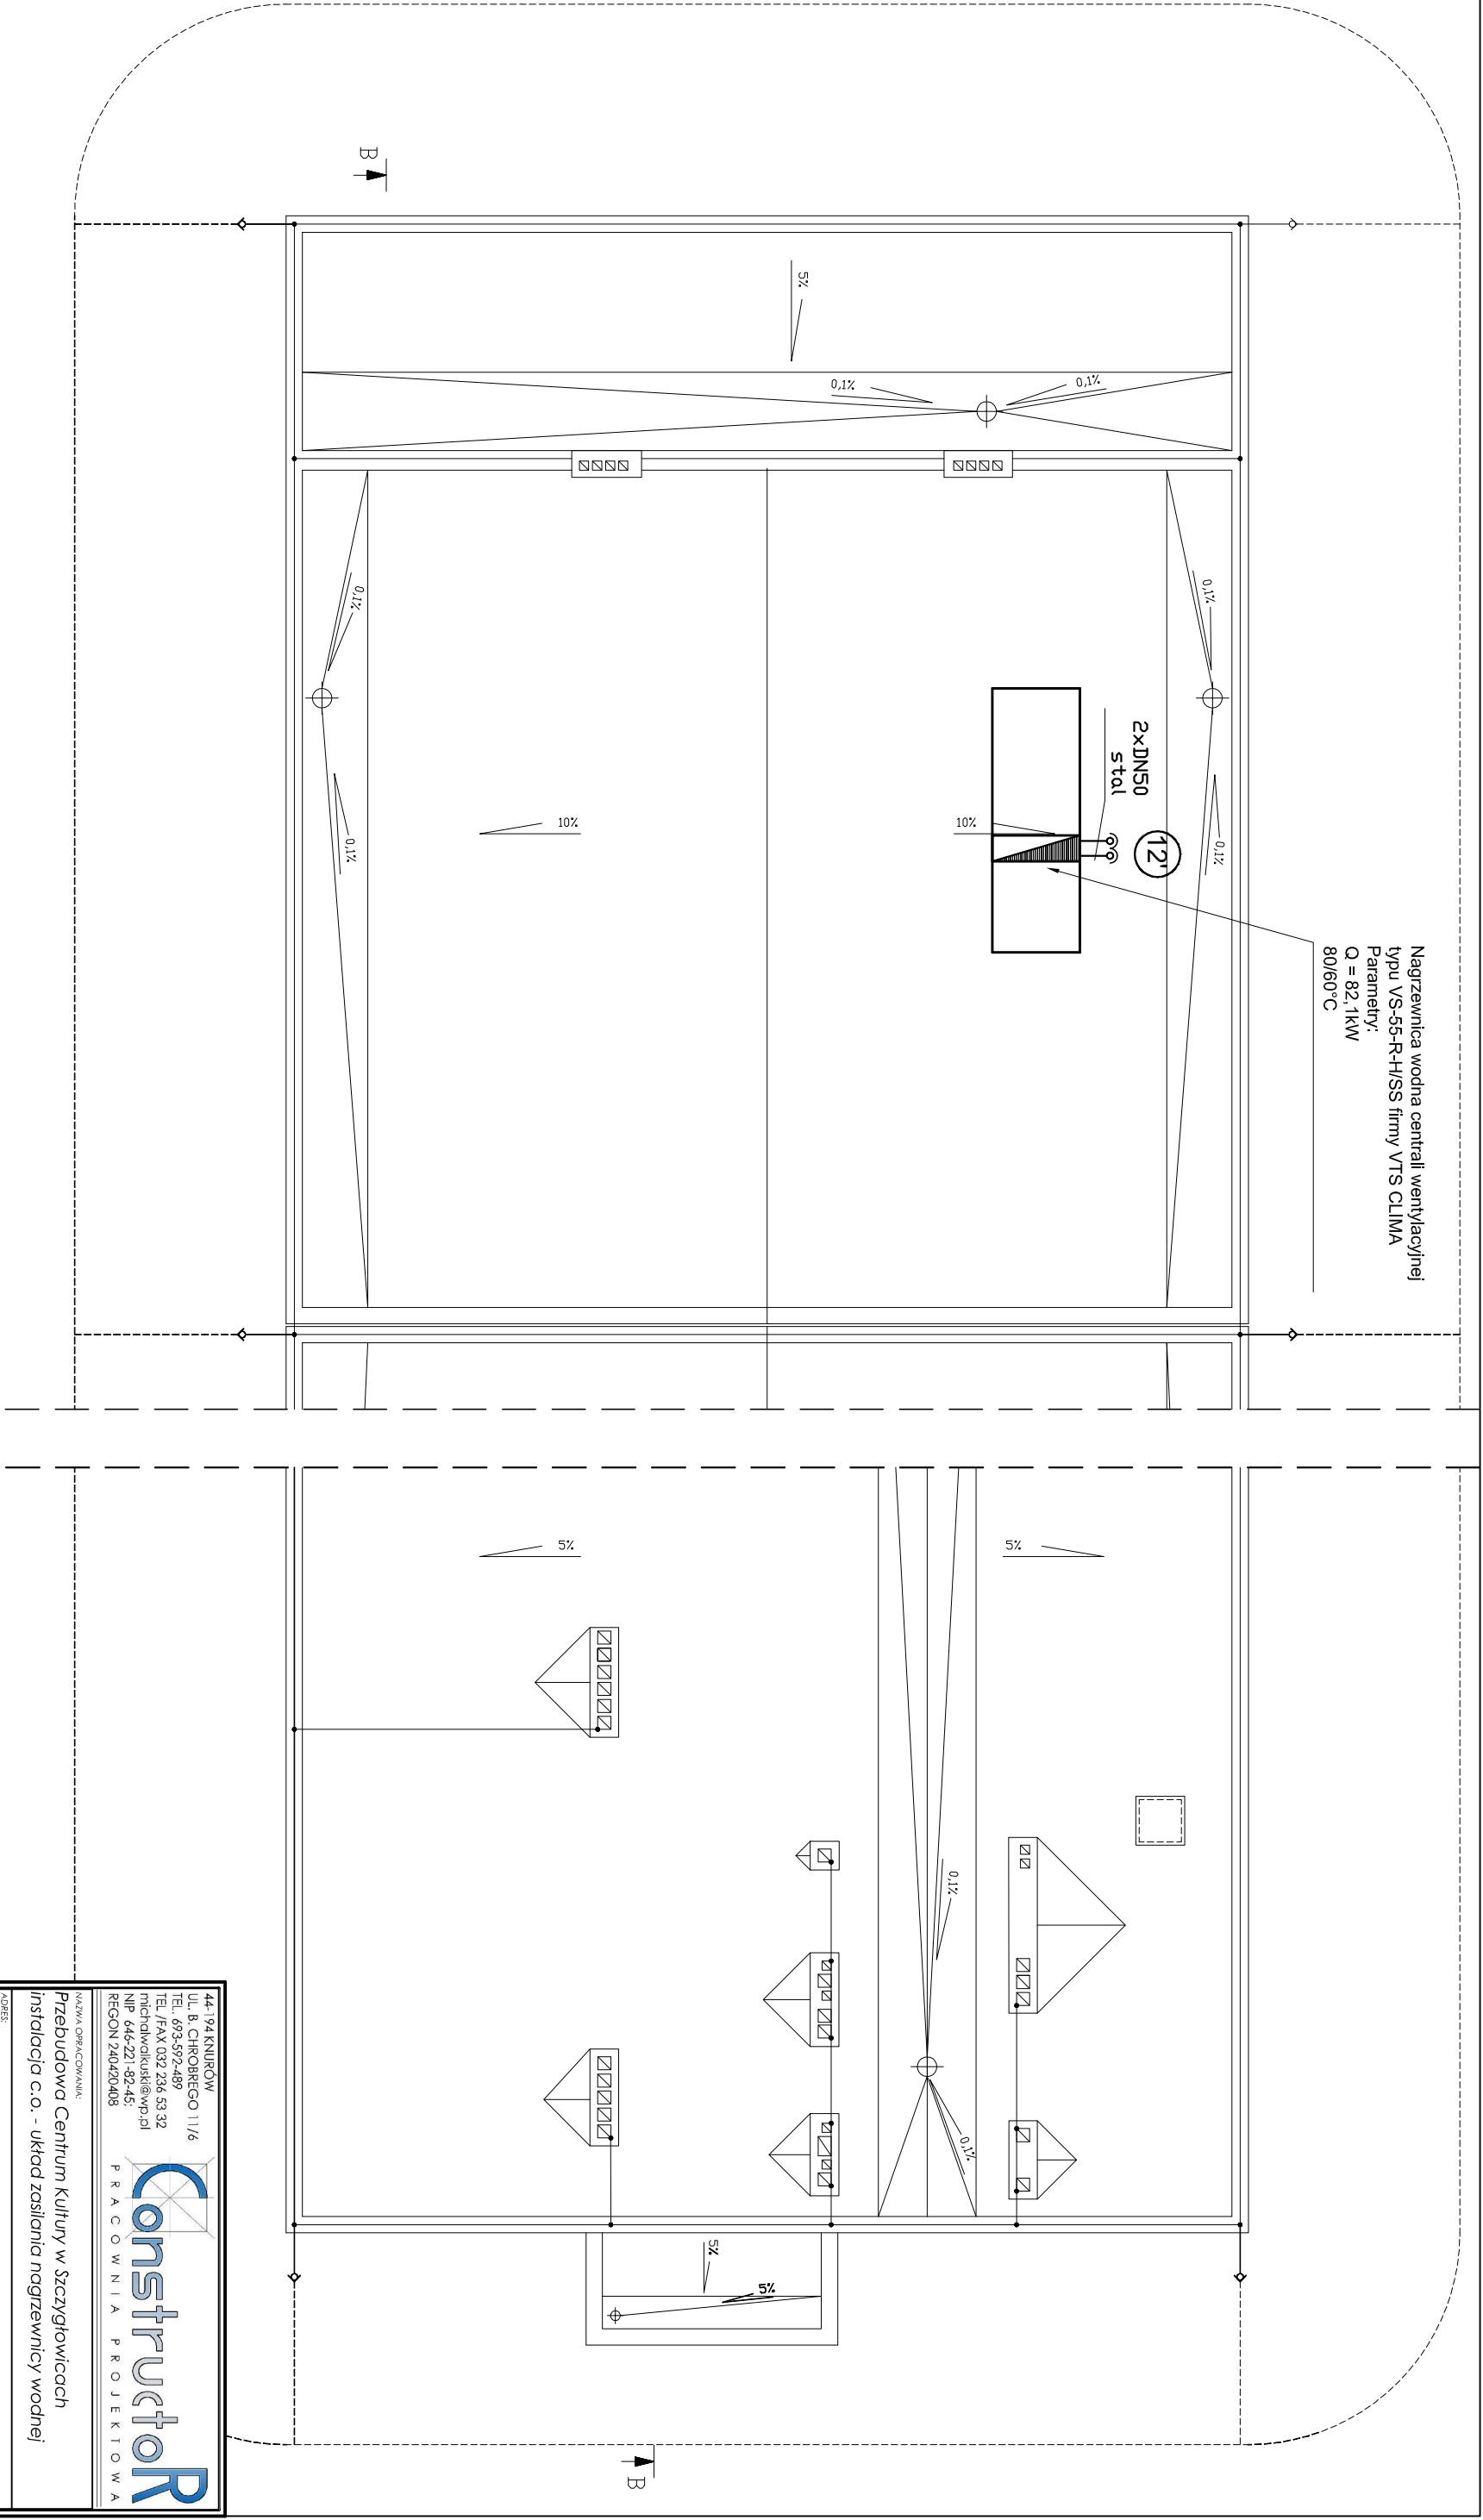

44-194 KNIURÓW  
 UL. B. CHROBREGO 11/1/6  
 TEL. 693-592-489  
 TEL./FAX 032 236 53 32  
 mitchelwojtek@wp.pl  
 NIP 646-221-82-45  
 REGON 240420408

**Constuctor**  
 PRACOWNIA PROJEKTOWA

NAMNA OPERACJONALNA  
 Przebudowa Centrum Kultury w Szczygłowicach  
 instalacja c.o. - układ zasilania nagrzewnicy wodnej

ADRES:  
 Knurów-Szczygłowie, ul. Gómicza 1

INWESTOR:  
 CENTRUM KULTURY 44-190 KNIURÓW, UL. NIEPODLEGŁOŚCI 26

FUNKCJA:  
 OPERACJONALNA

PROJEKTANT  
 mgr inż. JANUSZ BRODAŁA

TYTUŁ RYSUNKU  
 RZUT DACHU  
 - obieg zasilania  
 nagrzewnicy wodnej

SKALA:  
 1:100

INSTRUMENT  
 IS-1/5